 



地下水集排水計画平面図 S=1:1000



凡 例	
色 別	種 別
— (Yellow)	地下水集排水管 150
— (Blue)	地下水集排水管 200(A)
— (Purple)	地下水集排水管 200(B)
— (Red)	地下水集排水管 200(VP)
— (Green)	地下水集排水管 300
— (Red)	事業区域界






工 事 名	福岡都市圏南部最終処分場建設工事		
図 面 名	地下水集排水計画平面図		
縮 尺	1:1000	図面番号	8-1
福岡都市圏南部環境事業組合			

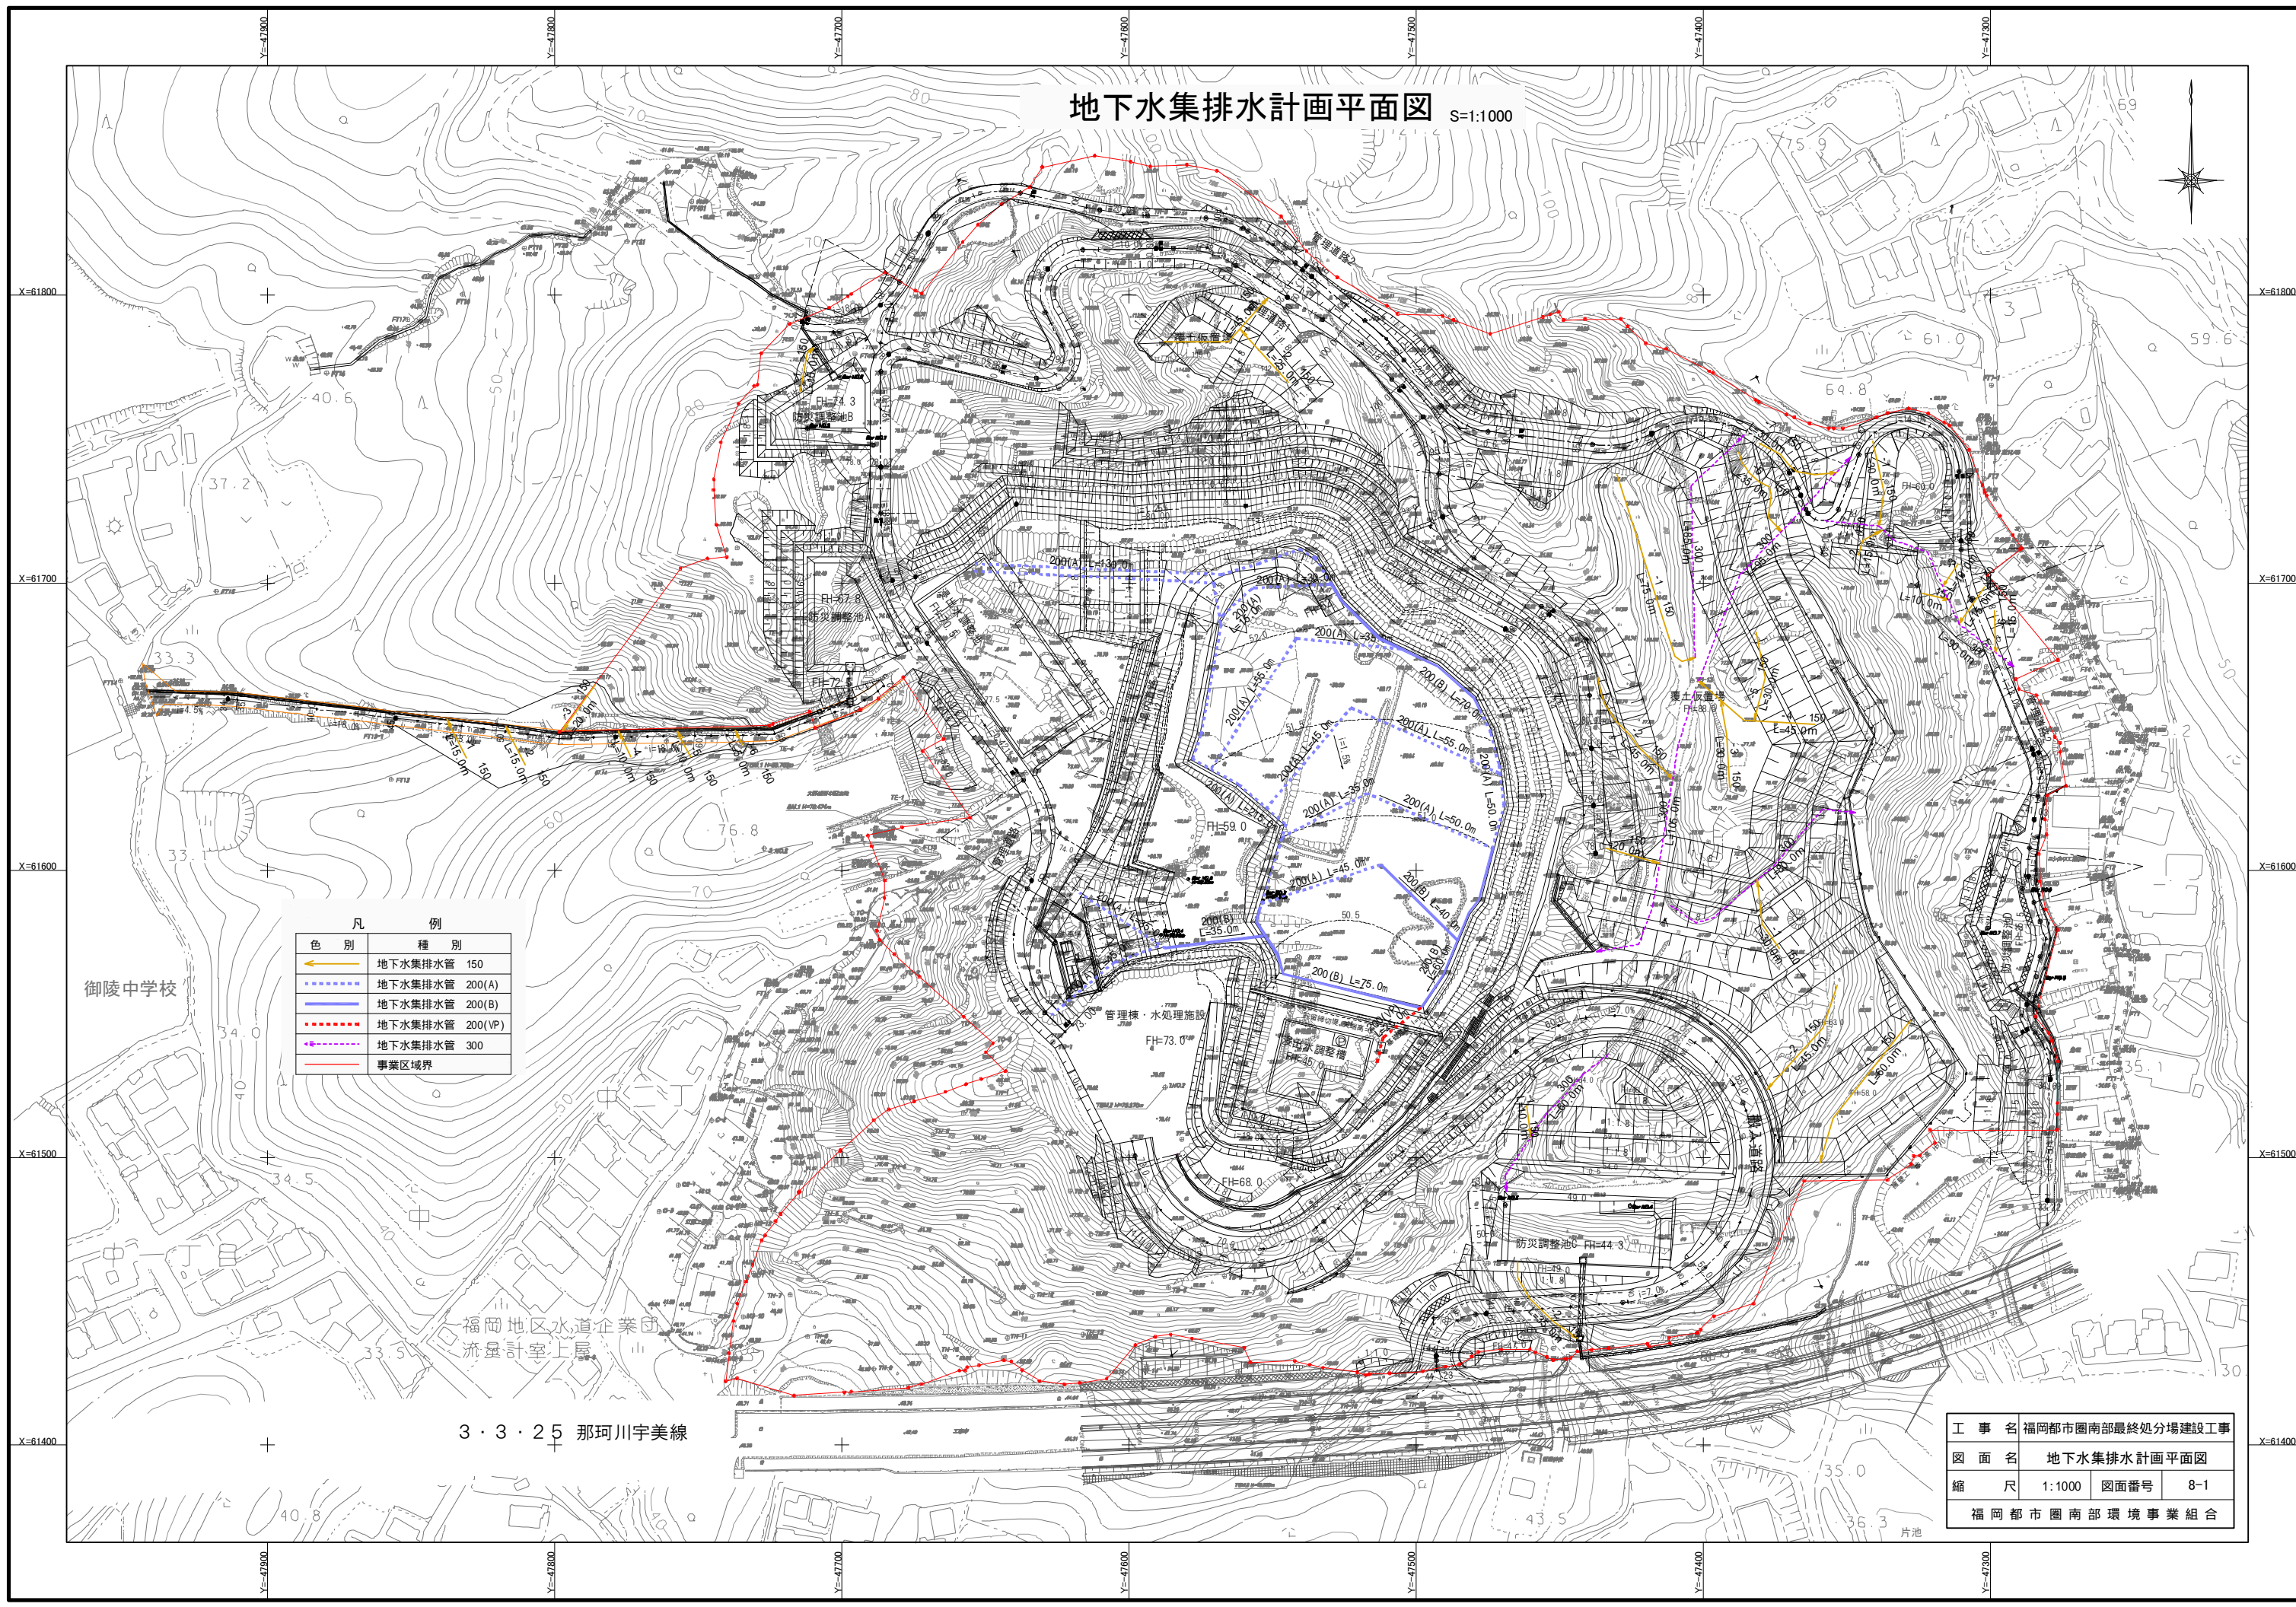

3・3・25 那珂川宇美線

地下水集排水管構造図

S=1:20

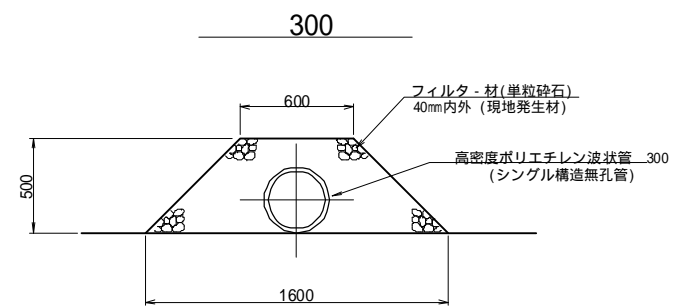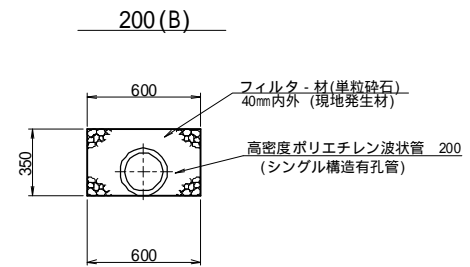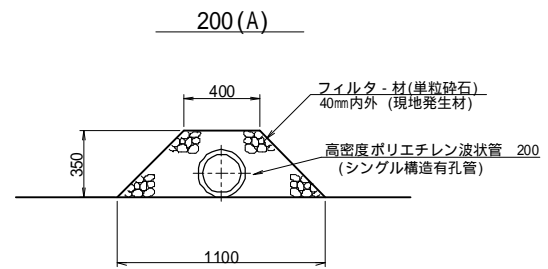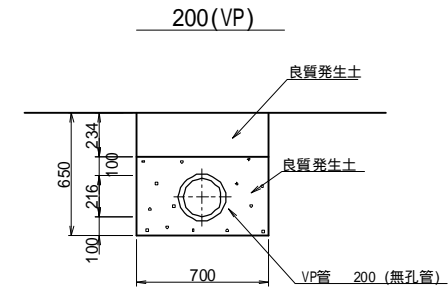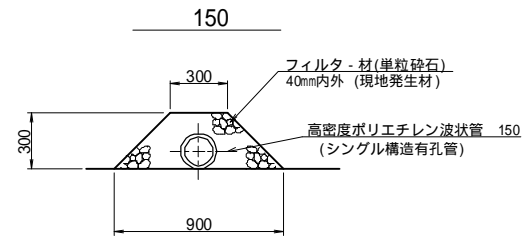

工事名	福岡都市圏南部最終処分場建設工事		
図面名	地下水集排水管構造図		
縮尺	図示	図面番号	8-2
福岡都市圏南部環境事業組合			